


Wzrost i rozwój doświadczenia Instytutu Kanalizacyjnego

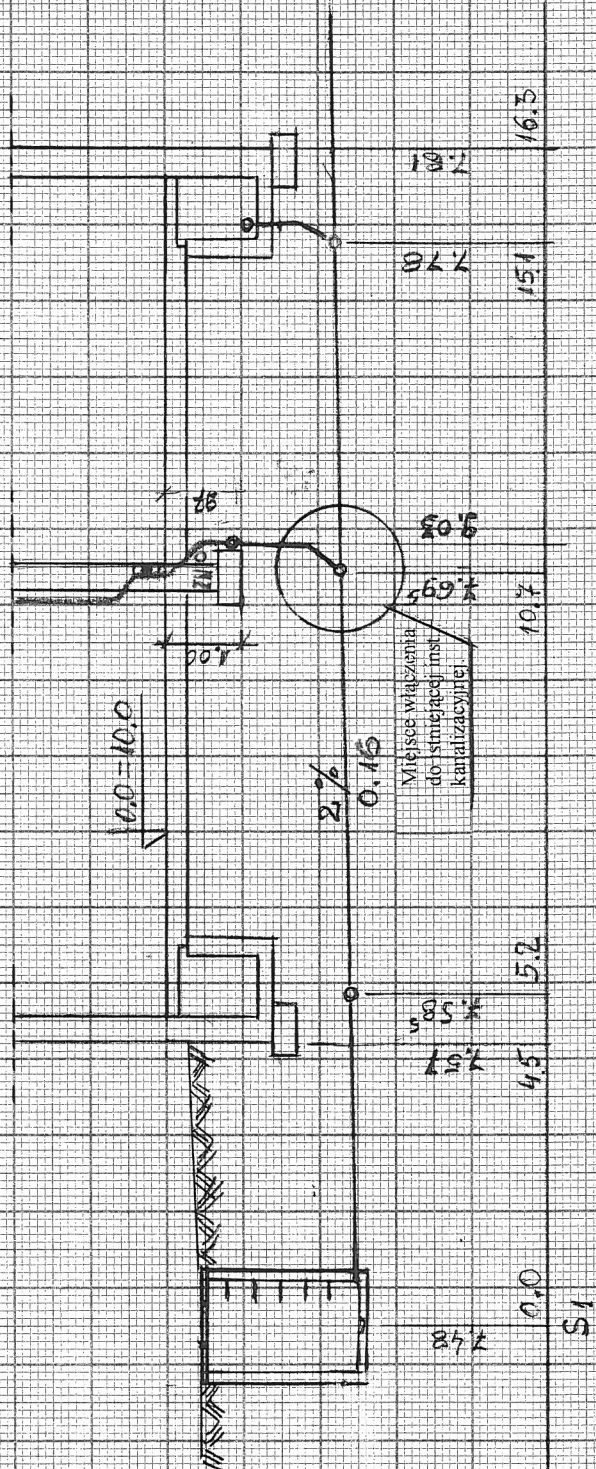

BIURO PROJEKTOWE K+K ul. OBR. WESTERPLATTE 24 83-110 TCZEW			
OBIEKT:	MODERNIZACJA INSTALACJI WOD-KAN BUD. INTERNATU ZESPOŁU SZKÓŁ AGROTECHNICZNYCH i OGÓLNOKSZTAŁCĄCYCH w ŚWARCZYNIE pow. TCZEW ul. SZKOLNA 2.		
RYSUNEK:	PROJEKTOWANA WEWNĘTRZNA INSTALACJA KANALIZACJI SANITARNEJ		
PROJEKTOWAŁ:	Mgr inż. Ryszard M. Kościński	Nr upr. bud. GT-III-630/161/75	PRZEKRÓJ (wycinek)
PRACOWAŁ:	Edmund Girel	Nr upr. bud. 384/66/Gd.	Skala 1:100 Nr rys. 4.